



20 ESQUEMA GERAL - GUARITA  
ESCALA 1:50

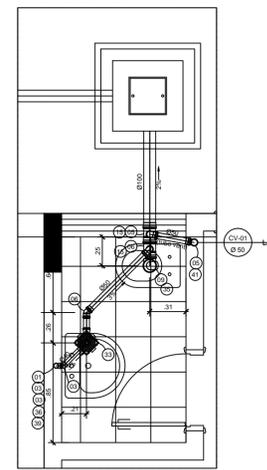


21 DETALHE 01 (GUARITA)  
ESCALA 1:20


SIMBOLOGIA - INSTALAÇÃO SANITÁRIA	
CS	CAIXA SIFONADA
CSTC	CAIXA SIFONADA COM TAMPA CEGA
RS	RALO SIFONADO
TQ	TUBO DE QUEDA
TG	TUBO DE GORDURA
TAS	TUBO DE ÁGUAS SERVIDAS
TV	TUBO DE VENTILAÇÃO
CV	COLUNA DE VENTILAÇÃO
CI	CAIXA DE INSPEÇÃO
CGS	CAIXA RETENTORA DE GORDURA SIFONADA
CAS	CAIXA DE ÁGUAS SERVIDAS SIFONADA
C.T.-	COTA DA TAMPA
C.F.-	COTA DO FUNDO
C.E.-	COTA DE ENTRADA
C.S.-	COTA DE SAÍDA
---	TUBULAÇÃO DE ESGOTO PRIMÁRIO
---	TUBULAÇÃO DE ESGOTO SECUNDÁRIO
---	TUBULAÇÃO DE VENTILAÇÃO
---	TUBULAÇÃO QUE DESCE
---	TUBULAÇÃO QUE SOBE
DECLIVIDADES MÍNIMAS	
Ø 40mm	= 3%
Ø 50mm	= 3%
Ø 75mm	= 3%
Ø 100mm	= 1%
Ø 150mm	= 1%

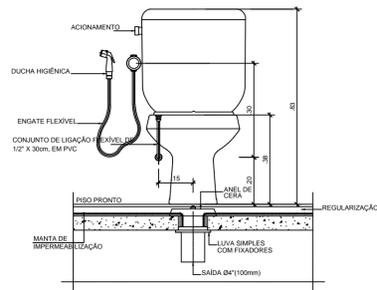


22 DETALHE INSTALAÇÃO DE BACIA COM CAIXA ACOPLADA  
ESCALA 1:10

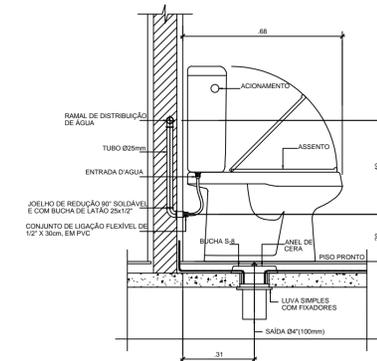


23 DETALHE INSTALAÇÃO DE BACIA COM CAIXA ACOPLADA  
ESCALA 1:10

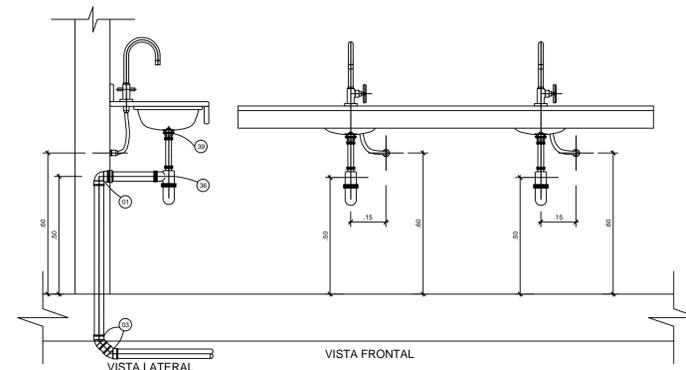


24 DETALHE LIGAÇÃO DE LAVATÓRIO  
ESCALA 1:10

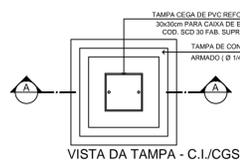


VISTA DA TAMPA - C.I./CGS

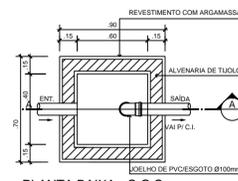


PLANTA BAIXA - C.G.S.

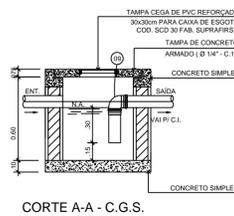

CORTE A-A - C.G.S.

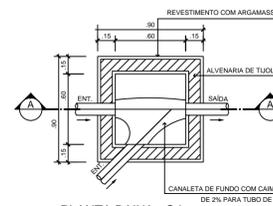

PLANTA BAIXA - C.I.

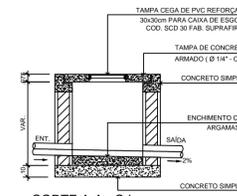

CORTE A-A - C.I.

ITEM	LEGENDA NUMERICA - INSTALAÇÃO SANITÁRIA	UNID	ITEM	LEGENDA NUMERICA - INSTALAÇÃO SANITÁRIA	UNID	ITEM	LEGENDA NUMERICA - INSTALAÇÃO SANITÁRIA	UNID	ITEM	LEGENDA NUMERICA - INSTALAÇÃO SANITÁRIA	UNID
01	JOELHO PVCESGOTO 90° C/ BOLA E ANEL DE BORRACHA Ø 40 mm	UNID	15	TE PVCESGOTO Ø100 x 50 mm	UNID	29	REDUÇÃO PVCESGOTO Ø75 x 50 mm	m	43	TUBO PVCESGOTO Ø 40mm	m
02	JOELHO PVCESGOTO 90° Ø40mm	UNID	16	TE PVCESGOTO Ø75 x 75 mm	UNID	30	REDUÇÃO PVCESGOTO Ø90 x 40 mm	m	44	TUBO PVCESGOTO Ø 50mm	m
03	JOELHO PVCESGOTO 45° Ø40mm	UNID	17	TE PVCESGOTO Ø 75 x 50 mm	UNID	31	RALO SIFONADO	m	45	TUBO PVCESGOTO Ø 75mm	m
04	JOELHO PVCESGOTO 90° Ø50mm C/ BOLA E ANEL DE BORRACHA DE Ø 50 mm	UNID	18	TE PVCESGOTO Ø90 x 50 mm	UNID	32	CAIXA SIFONADA (150x185x50)	m	46	TUBO PVCESGOTO Ø 100mm	m
05	JOELHO PVCESGOTO 90° Ø50mm	UNID	19	TE PVCESGOTO Ø84 x 40 mm	UNID	33	CAIXA SIFONADA (150x185x50)	m	47	TUBO PVCESGOTO Ø 100mm (SR)	m
06	JOELHO PVCESGOTO 45° Ø50mm	UNID	20	JUNÇÃO PVCESGOTO Ø100 x 100 mm	UNID	34	CAIXA SIFONADA (150x185x50) C/ TAMPA CEGA	UNID	48	TUBO PVCESGOTO Ø 150mm	m
07	JOELHO PVCESGOTO 90° Ø75mm	UNID	21	JUNÇÃO PVCESGOTO Ø100 x 75 mm	UNID	35	LIGAÇÃO PARA SAÍDA DE VASO SANITÁRIO	UNID	49	CAIXA DE GORDURA SIFONADA PVC TIGRE	UNID
08	JOELHO PVCESGOTO 45° Ø75mm	UNID	22	JUNÇÃO PVCESGOTO Ø100 x 50 mm	UNID	36	SIFÃO PARA LAVATÓRIO	UNID	50	CAIXA DE AG. SERV. SIFONADA PVC TIGRE	UNID
09	JOELHO PVCESGOTO 90° Ø100mm	UNID	23	JUNÇÃO PVCESGOTO Ø75 x 75 mm	UNID	37	SIFÃO PARA TANQUE	UNID	51	CAIXA DE INSPEÇÃO (80cmx60cmxVAR.)	UNID
10	JOELHO PVCESGOTO 45° Ø100mm	UNID	24	JUNÇÃO PVCESGOTO Ø90 x 50 mm	UNID	38	SIFÃO PARA PA	UNID	52	TAMPA CEGA COM MOLDBORA E GUARNIÇÃO. REF. SCD 30 FAB. SUPRA FIRST	UNID
11	JOELHO PVCESGOTO 90° C/ VISTA Ø100mm x 50mm	UNID	25	JUNÇÃO PVCESGOTO Ø84 x 40 mm	UNID	39	VALVULA PARA LAVATÓRIO	UNID	53	FOSSELA SIFÍTICA	UNID
12	CURVA PVCESGOTO Ø100mm Ø130° CURTA C/ BOLSAS PARA PÉ DE COLUNA	UNID	26	JUNÇÃO PVCESGOTO INVERTIDA Ø75 x 75 mm	UNID	40	VALVULA PARA TANQUE	UNID	54	FILTRO ANARROBO DO SUMIDOURO	UNID
13	TE PVCESGOTO Ø100mm x 100mm	UNID	27	JUNÇÃO PVCESGOTO (SR) Ø100 x 100 mm	UNID	41	TERMINAL PARA VENTILAÇÃO Ø200mm	UNID	55	BRAGAIDEIRA TIPO 10" Ø100mm	UNID
14	TE PVCESGOTO Ø100mm x 75mm	UNID	28	TE PVCESGOTO (SR) Ø100 x 100 mm	UNID	42	TERMINAL PARA VENTILAÇÃO Ø75mm	UNID	56	BRAGAIDEIRA TIPO 10" Ø75mm	UNID

2	AGOSTO 2016	Luiz Gabriel Martins	
1	JULHO 2013	Euclydes Scarofelli	
0	MAR 2013	Fernando Severino da Silva	Concepção Inicial
REVISÃO N°	DATA	NOME	DESCRIÇÃO
AUTORES DO PROJETO E ART:		AUTORES DO PROJETO E ART:	
PROPRIETÁRIO/PROCLONADOR:		RESPONSÁVEL PELA EXECUÇÃO E ART:	
CARTÓRIO: FASE III REVISÃO DO DESENHO: Luiz Gabriel Martins		MATRÍCULA ESCURTURA N°: (4 CAMPI) DATA: 28/08/2016	
2016-07-D25-IFAM-CEIR-REVISÃO SANITÁRIA (P101aP104)			
BRASIL		AMAZONAS	
ANTONIO VENÂNCIO CASTELO BRANCO		IFAM	
REMANESCENTE DE OBRA DO CAMPUS EIRUNEPE		ESCALA	
ESO GERAL-GUARITA DET.01 DET.CAIXAS/LOUÇAS		INDICADA	
EIRUNEPE		AV. PREFEITO JOÃO CAVALCANTE	
NOSSA SRª DE FÁTIMA		EIRUNEPE	
69.880-000		(097) 3481-1217	
		www.ifam.br	

**FASE III**  
**SANITÁRIO**  
4/4